


STAROSTWA SUŁĘCIŃSKIEJ
KARTA REJESTRACYJNA UDOŚPIĘNIANEJ MAPY CYFROWEJ
Sułecin dnia 19.09.2017

DANE O UDOŚPIĘNIANEJ MAPIE			
Nazwa obiektu (miejscowość)	Ul. Biernackiego		
Położenie obiektu	Jednostka ewidencyjna	Obręb ewidencyjny	Numer działki
	Torzym 080705_4	Torzym 080705_4.0073	73215 wg. zakresu
Wielkość i skala udostępnianej mapy	Obszar w ha: ±0.50±		Skala 1:500
Adnotacja o aktualności mapy	Mapa aktualizowana	Oznaczenie wlg rejestru zgłoszeń prac geodezyjnych	Data aktualizacji mapy Data sporządzenia mapy
Dane o jednolitej geodezyjnej wykonawczej aktualizacji wraz z planacją (podziałem księgowego przesłania - geodezyjnego) oraz osoby upoważnionej do reprezentowania podmiotu dokonującego aktualizacji mapy wg art. 10 § 1 pkt 1) i art. 11 § 1 pkt 1) rozporządzenia MRRWA z dnia 8 listopada 2011 r. (Dz.U. 2011.263.1574)		GK.6640.615.2017	
Format przekazywanych danych	Rodzaj nośnika (1:44, CD-R, ZIP)	Typ pliku (td, dxf)	Wielkość (w bajtach)
Zakres tematyczny udostępnianej mapy (tekst, plan, fotograficzny, satelitarne, itp. zacytowane)	MAPA ZASADNICZA O PEŁNEJ TREŚCI		
Charakterystyka układu współrzędnych prostokątnych płaskich i układu wysokości	Układ współrzędnych płaskich: PLUNG 2000/5; Układ wysokościowy - Kronstadt 80		
Numerary punktów sieci geodezyjnej podlegającej zmianie w stosunku do stanu obecnego występujące na aktualnym obszarze	Brak		
Informacja o oznaczeniu obszarów zabudowlanych (grunty) - zgodnie z § 89 rozporządzenia MRRWA z dnia 8 listopada 2011 r. (Dz.U. 2011.263.1574)	Brak		
Cel udostępnienia: MAPA DO CELÓW PROJEKTOWYCH			
Potwierdza się, że niniejszy dokument został opracowany w wyniku prac geodezyjnych i kartograficznych, których rezultaty zawiera operat techniczny wpisany do ewidencji materiałów państwowego zasobu geodezyjnego i kartograficznego			
Organ prowadzący państwowy zasób geodezyjny i kartograficzny	STAROSTA SUŁĘCIŃSKI		
Identyfikator ewidencyjny materiału zasobu - operat techniczny	P0807-001-1501		
Data wpisania operatu technicznego do ewidencji materiałów zasobu	2017-09-12 10		
Imię, nazwisko i podpis osoby reprezentującej organ:			
Organ prowadzący państwowy zasób geodezyjny i kartograficzny	STAROSTA SUŁĘCIŃSKI		
Nazwa materiału zasobu	P.0807-001-1501		
Data wykonania kopii	2017-09-20		
Imię, nazwisko i podpis osoby reprezentującej organ:			

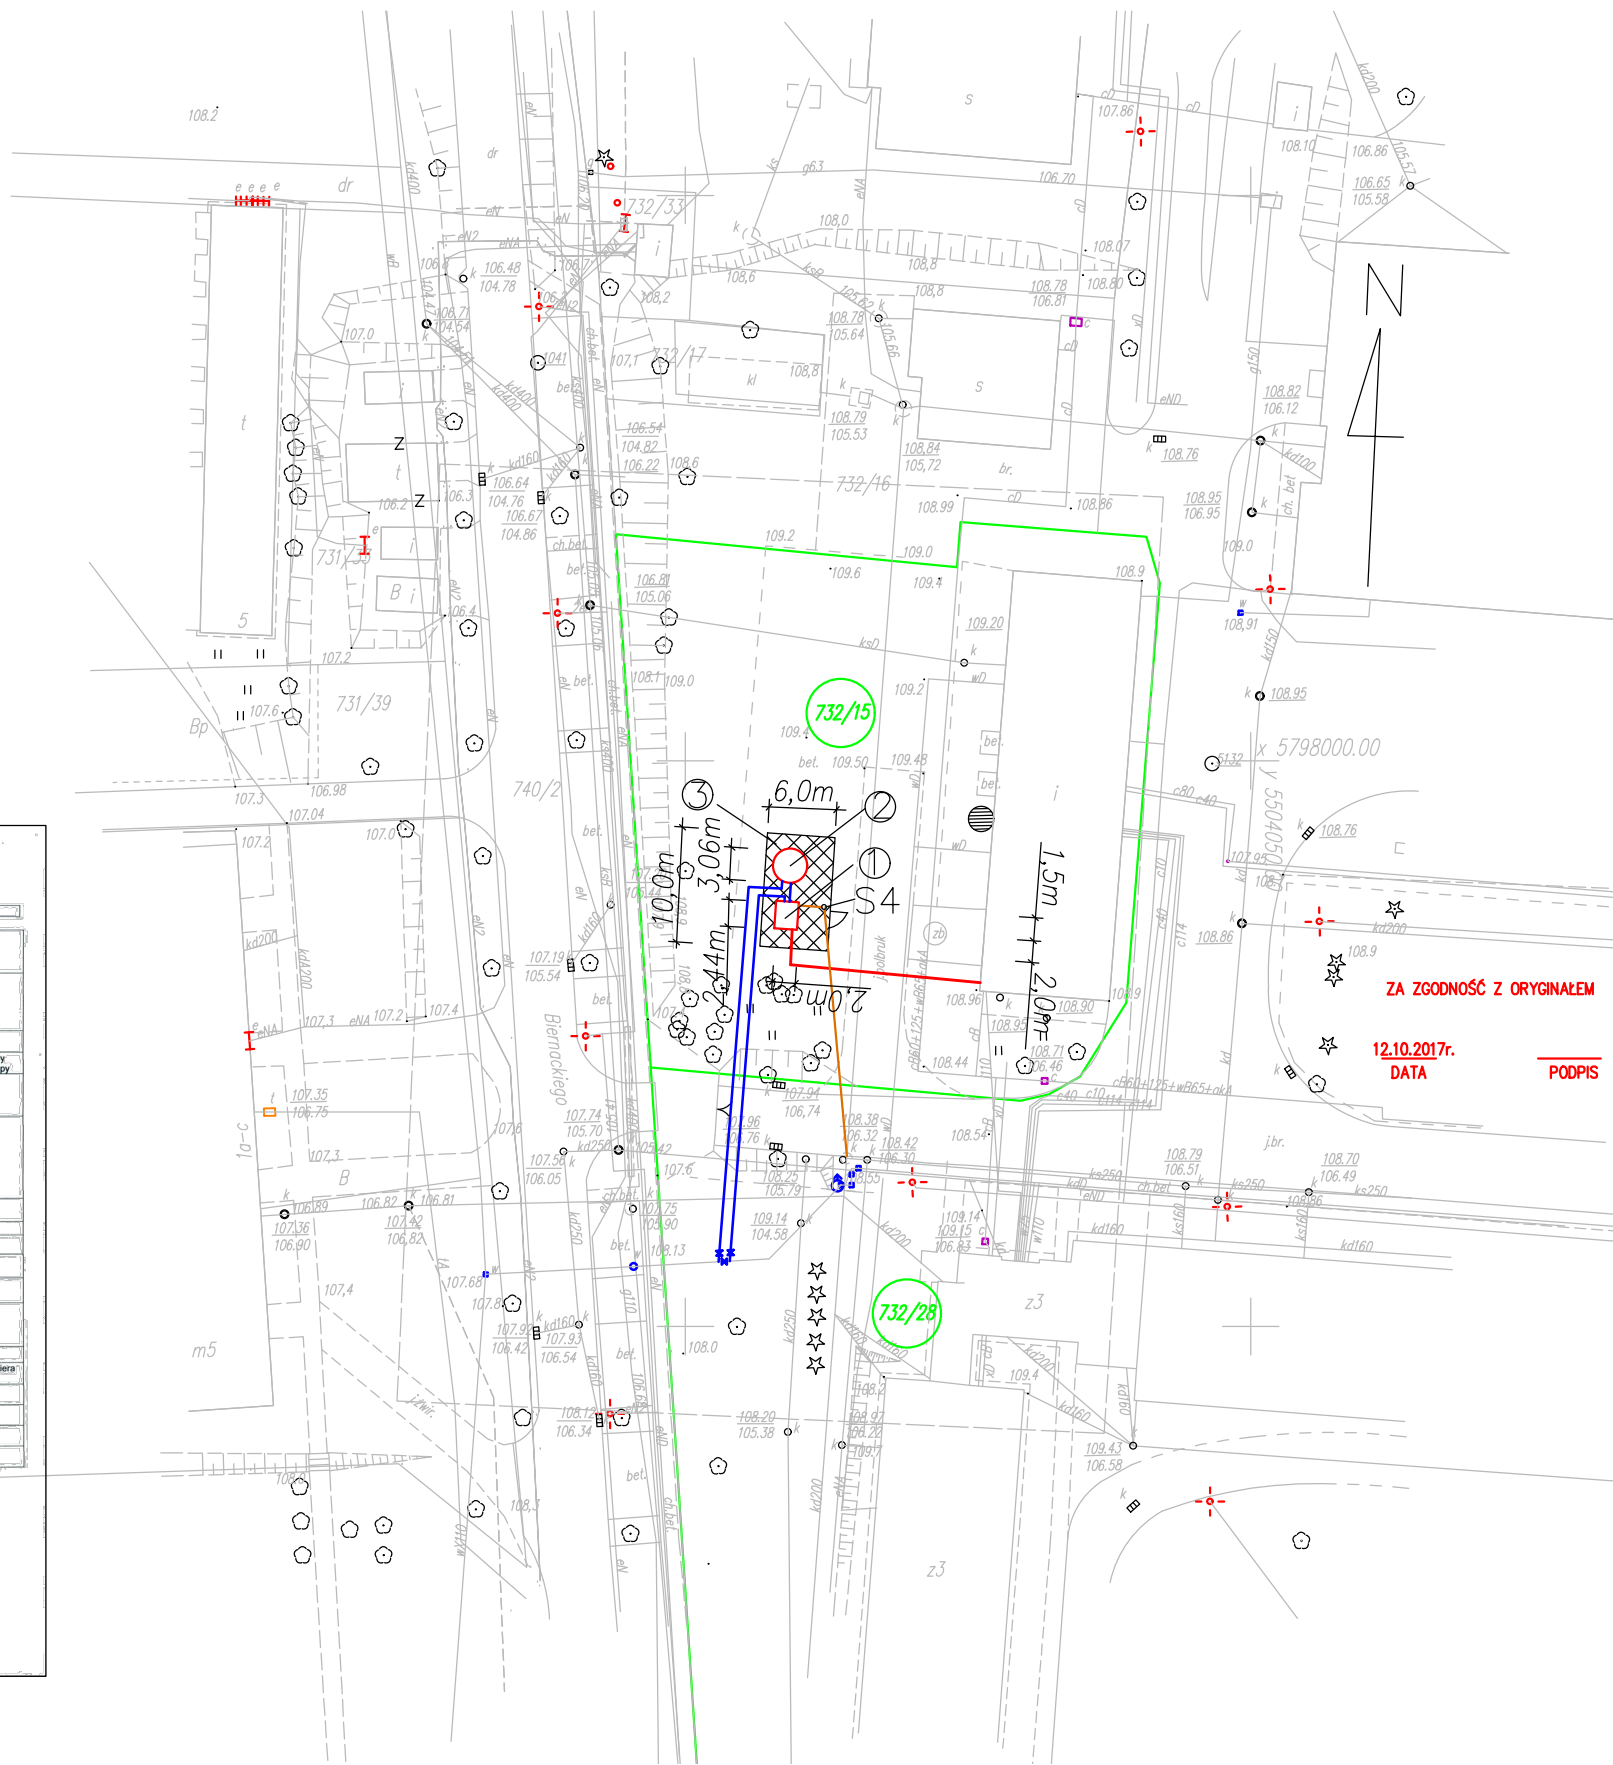

- LEGENDA:**
- ⊙ KONTENEROWA STACJA PODNOSZENIA CIŚNIENIA
 - ⊙ STALOWY ZBIORNIK WODY CZYSTEJ O POJ 25m³
 - ⊙ TEREN UTWARDZONY KOSTKĄ BRUKOWĄ
 - TRASA SIECI WODOCIĄGOWEJ Ø90PE
 - PRZYŁĄCZE KANALIZACJI SANITARNEJ Ø160PVC
 - GRANICA/NR DZIAŁEK
 - KABEL 0,4KV, ZASILANIE W ENERGIĘ ELEKTRYCZNĄ
 - SA ■ SKRZYŃKA DO AUTOMATYKI ZBIORNIKA
 - ZKP ■ SKRZYŃKA ZŁĄCZA KABLOWO - POMIAROWEGO

<p>EKO-INSTAL PRACOWNIA PROJEKTOWA</p> <p>EKO-INSTAL Harasimowicz i Wspólnicy Sp.J. tel. 95 717 10 70 fax. 95 717 23 20 ul.Kazimierza Wielkiego 61, 66-400 Gorzów Wlkp. NIP 5961646792 REGON 080009361 email : biuro@eko-instal.biz www.eko-instal.biz</p>	
OBIEKT	UREGULOWANIE GOSPODARKI WODNO-ŚCIEKOWEJ LSSP-K Sp. z o.o.
NAZWA OPRACOWANIA	PROJEKT BUDOWLANY ROZBUDOWY WEWNĘTRZNYCH SIECI WODOCIĄGOWYCH ROZDZIELCZYCH, BUDOWY DWÓCH ZBIORNIKÓW RETENCYJNYCH WODY CZYSTEJ ORAZ BUDOWY DWÓCH KONTENEROWYCH STACJI PODNOSZENIA CIŚ. NA DZIAŁKACH NR 732/15, 732/28, 69/14 OBRĘB TORZYM KATEGORIA OBIEKTU XXVI I VIII
INWESTOR	Lubuski Szpital Specjalistyczny Pulmonologiczno-Kardiologiczny Sp. z o.o. ul. Wojska Polskiego 52, 66-235 Torzým
BRANŻA	KONSTRUKCYJNO - BUDOWLANA
PROJEKTANT	mgr inż. Ryszard Kamfonik Upr. projekt. w specjaln. konstrukcyjno-budowlanej nr 108/87/Gw
SPRAWDZIŁ	inż. Marek Sembratowicz Upr. projekt. w specjaln. konstrukcyjno-budowlanej nr LBS/POOK/0074/06
BRANŻA	SANITARNA
PROJEKTANT	mgr inż. Elwira Kramm Upr. projekt. w specjaln. instalac. w zakresie sieci, inst. i urzadz. gaz., wodoc. i kanalizac. nr LUKG/0034/POOS/03
SPRAWDZIŁ	mgr inż. Waldemar Harasimowicz Upr. projekt. w specjaln. instalac. w zakresie sieci, inst. i urzadz. gaz., wodoc. i kanalizac. nr LUKG/0010/POOS/05
BRANŻA	ELEKTRYCZNA
PROJEKTANT	mgr inż. Zenon Cybula Upr. projekt. w specjaln. instalac. w zakresie sieci, inst. i urzadz. elektrycznych nr LUKG/0003/POOE/05
SPRAWDZIŁ	mgr inż. Jacek Sawicki Upr. projekt. w specjaln. instalac. w zakresie sieci, inst. i urzadz. elektrycznych nr LUKG/0005/POOE/05
PROJEKT ZAGOSPODAROWANIA TERENU	
DATA	12.10.2017
SKALA	1:500
RYS.NR	2