


ZA ZGODNOŚĆ Z ORYGINAŁEM

10.11.2017r.
DATA

PODPIS

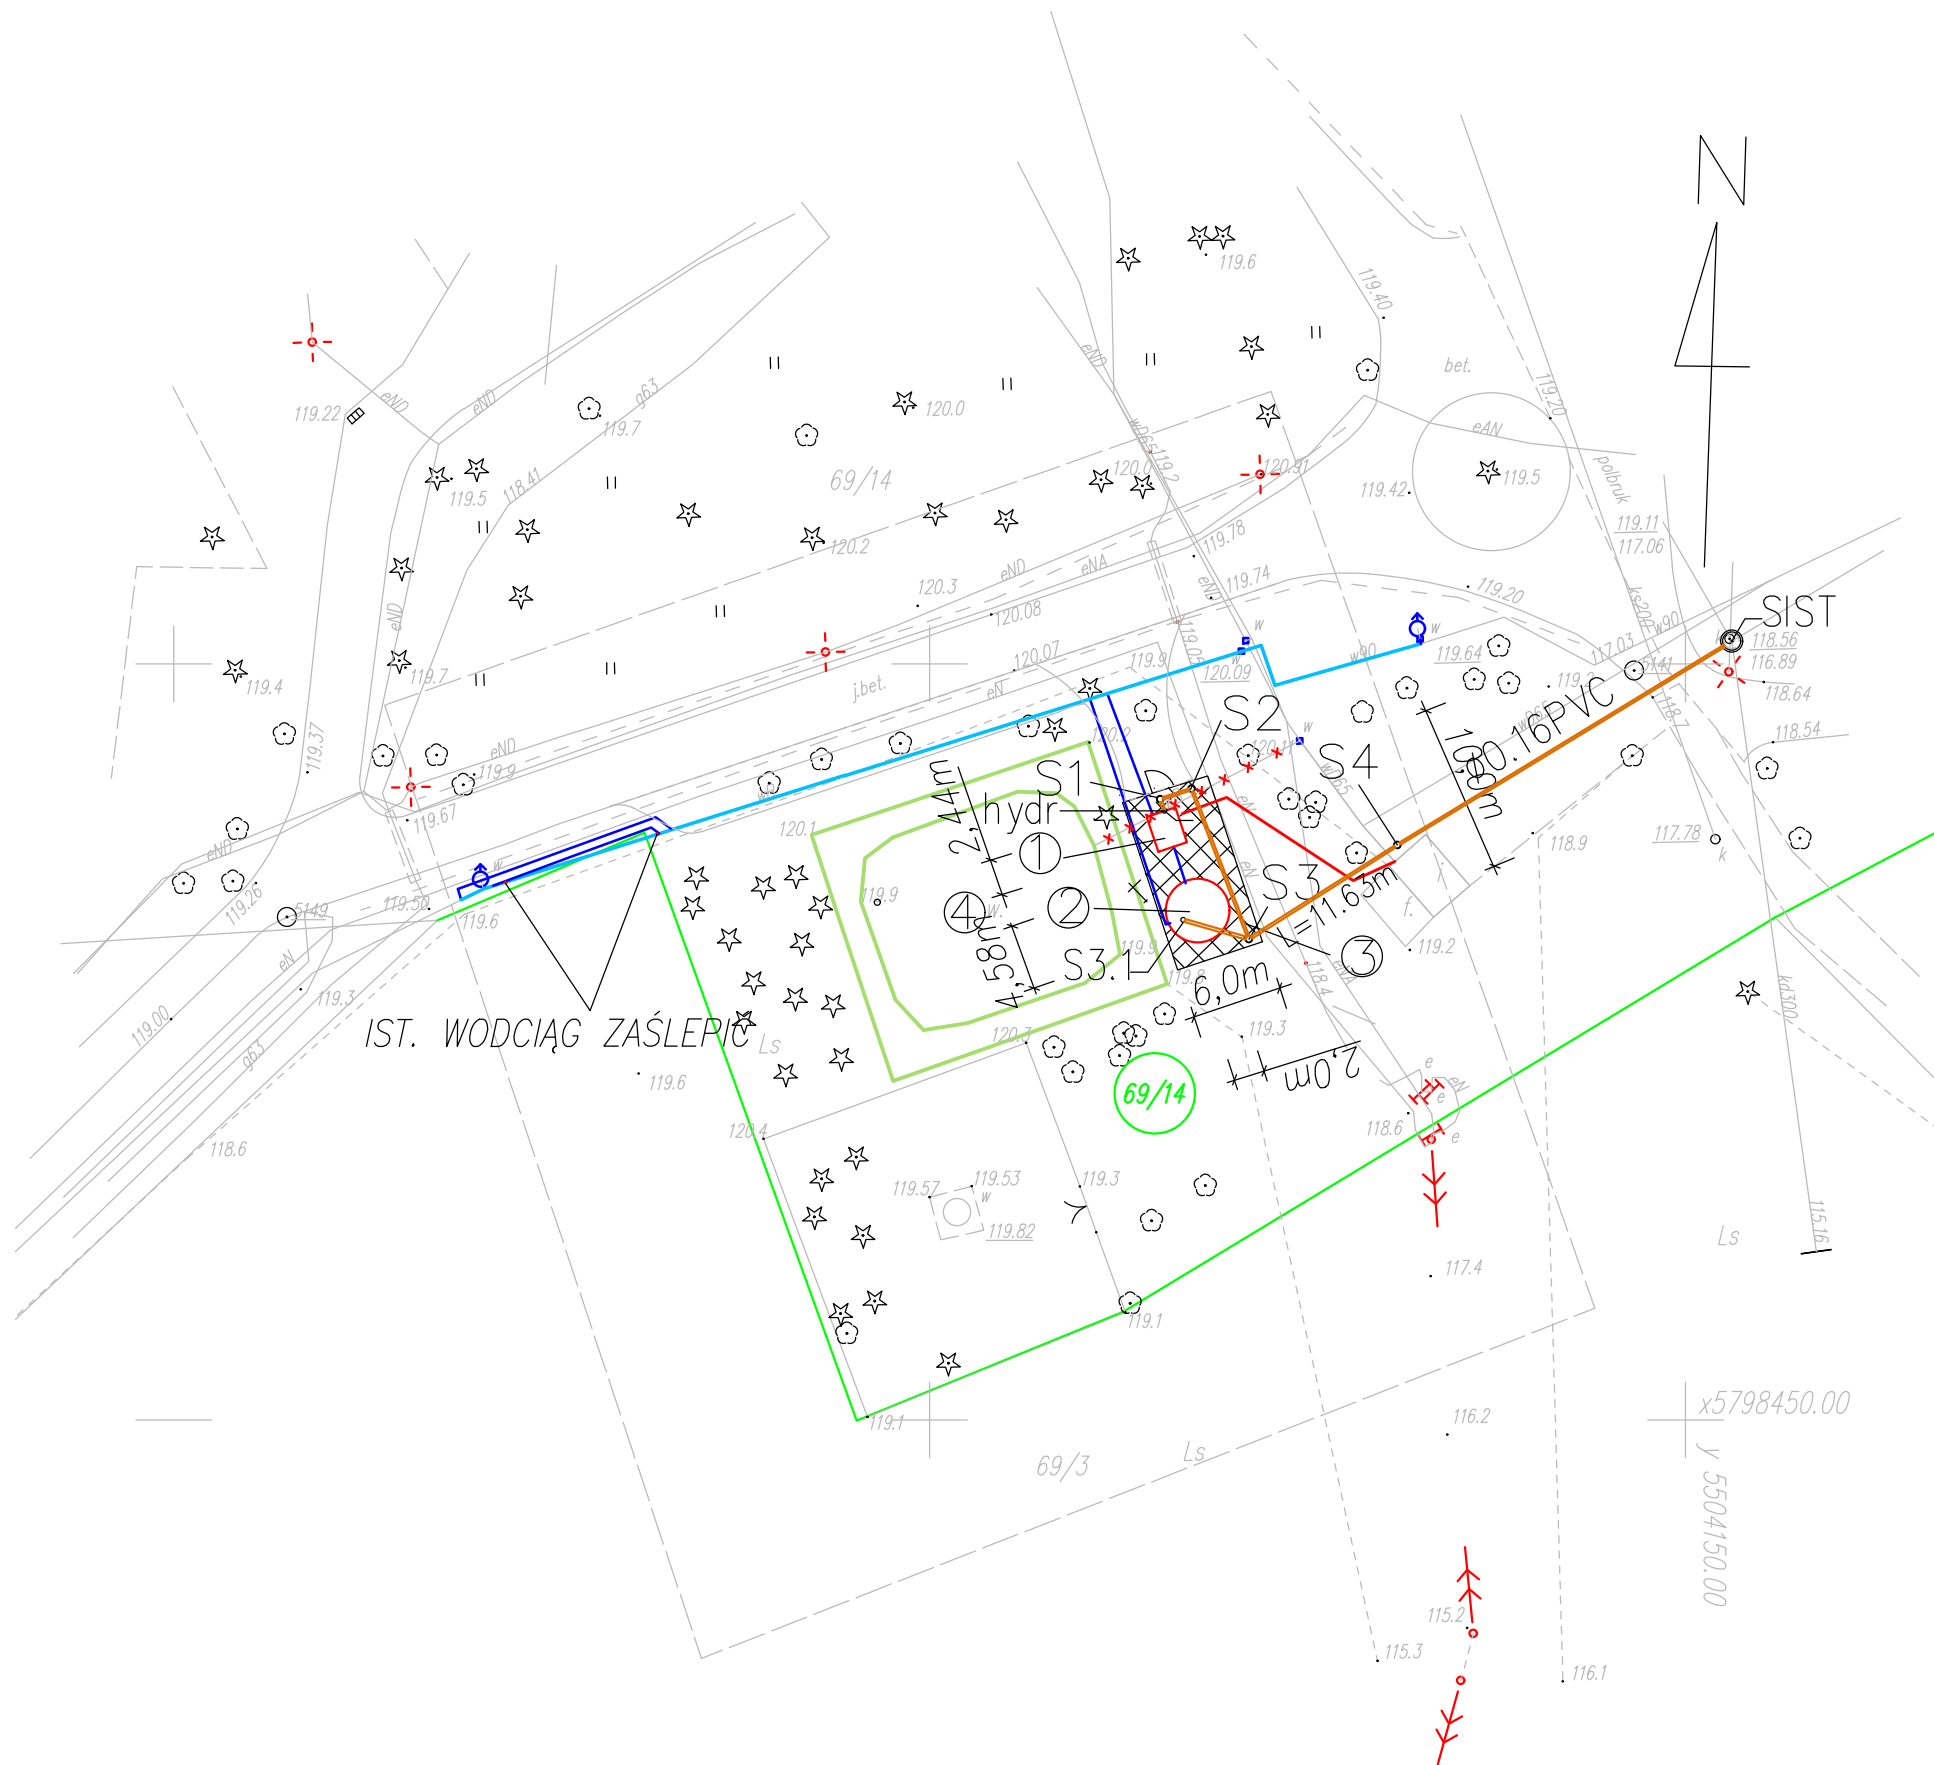

LEGENDA:

- ① KONTENEROWA STACJA PODNOSZENIA CIŚNIENIA
- ② STALOWY ZBIORNIK WODY CZYSTEJ O POJ 100m³
- ③ TEREN UTWARDZONY KOSTKĄ BRUKOWĄ
- ④ ISTNIEJĄCY ZBIORNIK P.POŻ WG ODREBNEGO OPR. – ETAP II
- TRASA SIECI WODOCIAGOWEJ φ110PE
- TRASA SIECI WODOCIAGOWEJ φ90PE DO WYMIANY NA φ110PE
- PRZYŁĄCZE KANALIZACJI SAN. φ160PVC WG ODR. OPR.
- WODOCIĄG DO LIKWIDACJI
- GRANICA/NR DZIAŁEK
- KABEL 0,4KV, ZASILANIE W ENERGIĘ ELEKTRYCZNĄ
- SA — SKRZYŃKA DO AUTOMATYKI ZBIORNIKA
- ZKP — SKRZYŃKA ZŁĄCZA KABLOWO – POMIAROWEGO

EKO-INSTAL
PRACOWNIA PROJEKTOWA

EKO-INSTAL Harasimowicz i Wspólnicy Sp.J. tel. 95 717 10 70 fax. 95 717 23 20
ul.Kazimierza Wielkiego 61, 66-400 Gorzów Wlkp. NIP 5961646792 REGON 080009361
email : biuro@eko-instal.biz www.eko-instal.biz

OBIEKT	UREGULOWANIE GOSPODARKI WODNO-ŚCIEKOWEJ LSSP-K Sp. z o.o.		
NAZWA OPRACOWANIA	PROJEKT WYKONAWCZY ROZBUDOWY WĘWNETRZNYCH SIECI WODOCIAGOWYCH ROZDZIELCZYCH, BUDOWY DWÓCH ZBIORNIKÓW RETENCYJNYCH WODY CZYSTEJ ORAZ BUDOWY DWÓCH KONTENEROWYCH STACJI PODNOSZENIA CIŚ. NA DZIAŁKACH NR 732/15, 732/28, 69/14 OBRĘB TORZYM KATEGORIA OBIEKTU XXVI I VIII		
INWESTOR	Lubuski Szpital Specjalistyczny Pulmonologiczno- Kardiologiczny Sp. z o.o. ul. Wojska Polskiego 52, 66-235 Torzym		
BRANŻA	KONSTRUKCYJNO – BUDOWLANA		
PROJEKTANT	mgr inż. Ryszard Karfonik Upr. projekt. w specjaln. konstrukcyjno-budowlanej nr 108/87/Gw		
SPRAWDZIŁ	inż. Marek Sembratowicz Upr. projekt. w specjaln. konstrukcyjno-budowlanej nr LBS/POOK/0074/06		
BRANŻA	SANITARNA		
PROJEKTANT	mgr inż. Elwira Kramm Upr. projekt. w specjaln. instalac. w zakresie sieci, inst. i urzadz. gaz., wodoc. i kanalizac. nr LUKG/0034/POOS/03		
SPRAWDZIŁ	mgr inż. Waldemar Harasimowicz Upr. projekt. w specjaln. instalac. w zakresie sieci, inst. i urzadz. gaz., wodoc. i kanalizac. nr LUKG/0010/POOS/05		
BRANŻA	ELEKTRYCZNA		
PROJEKTANT	mgr inż. Zenon Cybula Upr. projekt. w specjaln. instalac. w zakresie sieci, inst. i urzadz. elektrycznych nr LUKG/0003/POOE/05		
SPRAWDZIŁ	mgr inż. Jacek Sawicki Upr. projekt. w specjaln. instalac. w zakresie sieci, inst. i urzadz. elektrycznych nr LUKG/0005/POOE/05		
PROJEKT ZAGOSPODAROWANIA TERENU		DATA 10.11.2017	SKALA 1:500
			RYS.NR 3