


STAROSTA SULECINSKI
ul. Piłsudskiego 61, 66-400 Gorzów Wlkp.
tel. 95 717 10 70 fax. 95 717 23 20
www.starosta.sulecinski.pl

Sulecinek dnia 19.09.2017

KARTA REJESTRACYJNA UDOSTĘPNIANEJ MAPY CYFROWEJ

DANE O UDOSTĘPNIANEJ MAPIE		UL. Biernackiego	
Nazwa obiektu (miejscowość)	Jednostka ewidencyjna	Obszar ewidencyjny	Numery działek
Położenie obiektu	080705_4	Torzym	732/15
Wielkość i skala udostępnianej mapy	Obszar w ha ±0,50%	Skala 1:500	
Adnotacje o aktualności mapy	Mapa aktualizowana	Oznaczenie w/w rejestru zgłoszeń prac geodezyjnych	Data aktualizacji mapy
	Ne	GK.6640.615.2017	2017.08.19
Dane o jednostce geodezyjnej wykonującej aktualizację wraz z genealogią (podaniem kierującego pracami - geodezy uprawnionego oraz osoby odpowiedzialnej za reprezentowanie podmiotu dokonującego aktualizacji mapy (art.4) ust.1 pkt 2 i 3 Prawa geodezyjnego - bez składowej do 12.09.2015) (z wyjątkiem aktualizacji mapy w trybie awaryjnym - art.41 § 1 pkt 4) i wyjątkowo w trybie awaryjnym - art.41 § 1 pkt 4) i wyjątkowo w trybie awaryjnym - art.41 § 1 pkt 4) i wyjątkowo w trybie awaryjnym - art.41 § 1 pkt 4)			
Formal przekazywanych danych			
Zakres tematyczny udostępnianej mapy	MAPA ZASADNICZA O PEŁNEJ TREŚCI	Typ pliku (dot. dxf)	Wielkość (w bajtach)
Oznaczenie układu współrzędnych	UKŁAD WSPÓRZĘDNYCH PŁASKICH - PUWG 2000/05		
Układ współrzędnych	Układ wysokościowy - Kronenzield 95		
Cel udostępnienia: MAPA DO CELÓW PROJEKTOWYCH			
Pobawiając się, że niniejszy dokument został opracowany w wyniku prac geodezyjnych i kartograficznych, których rezultaty zawiera specjalny techniczny wpisany do ewidencji materiałów kartograficznych i kartograficznych.			
Organ prowadzący państwową służbę geodezyjną i kartograficzną	STAROSTA SULECINSKI		
Identyfikator ewidencyjny materiału zasobu - operacji technicznej	POB07.0007.0001		
Data wpisania operacji technicznej do ewidencji materiałów zasobu	2017-08-12 0		
Imię, nazwisko i podpis osoby reprezentującej organ			
Dziękuję za udostępnienie materiału zasobu - operacji technicznej			
Organ prowadzący państwową służbę geodezyjną i kartograficzną	STAROSTA SULECINSKI		
Nazwa materiału zasobu	P.0807.0007.0001		
Identyfikator ewidencyjny materiału zasobu	P.0807.0007.0001		
Data wykonania kopii	2017-08-12 0		
Imię, nazwisko i podpis osoby reprezentującej organ			

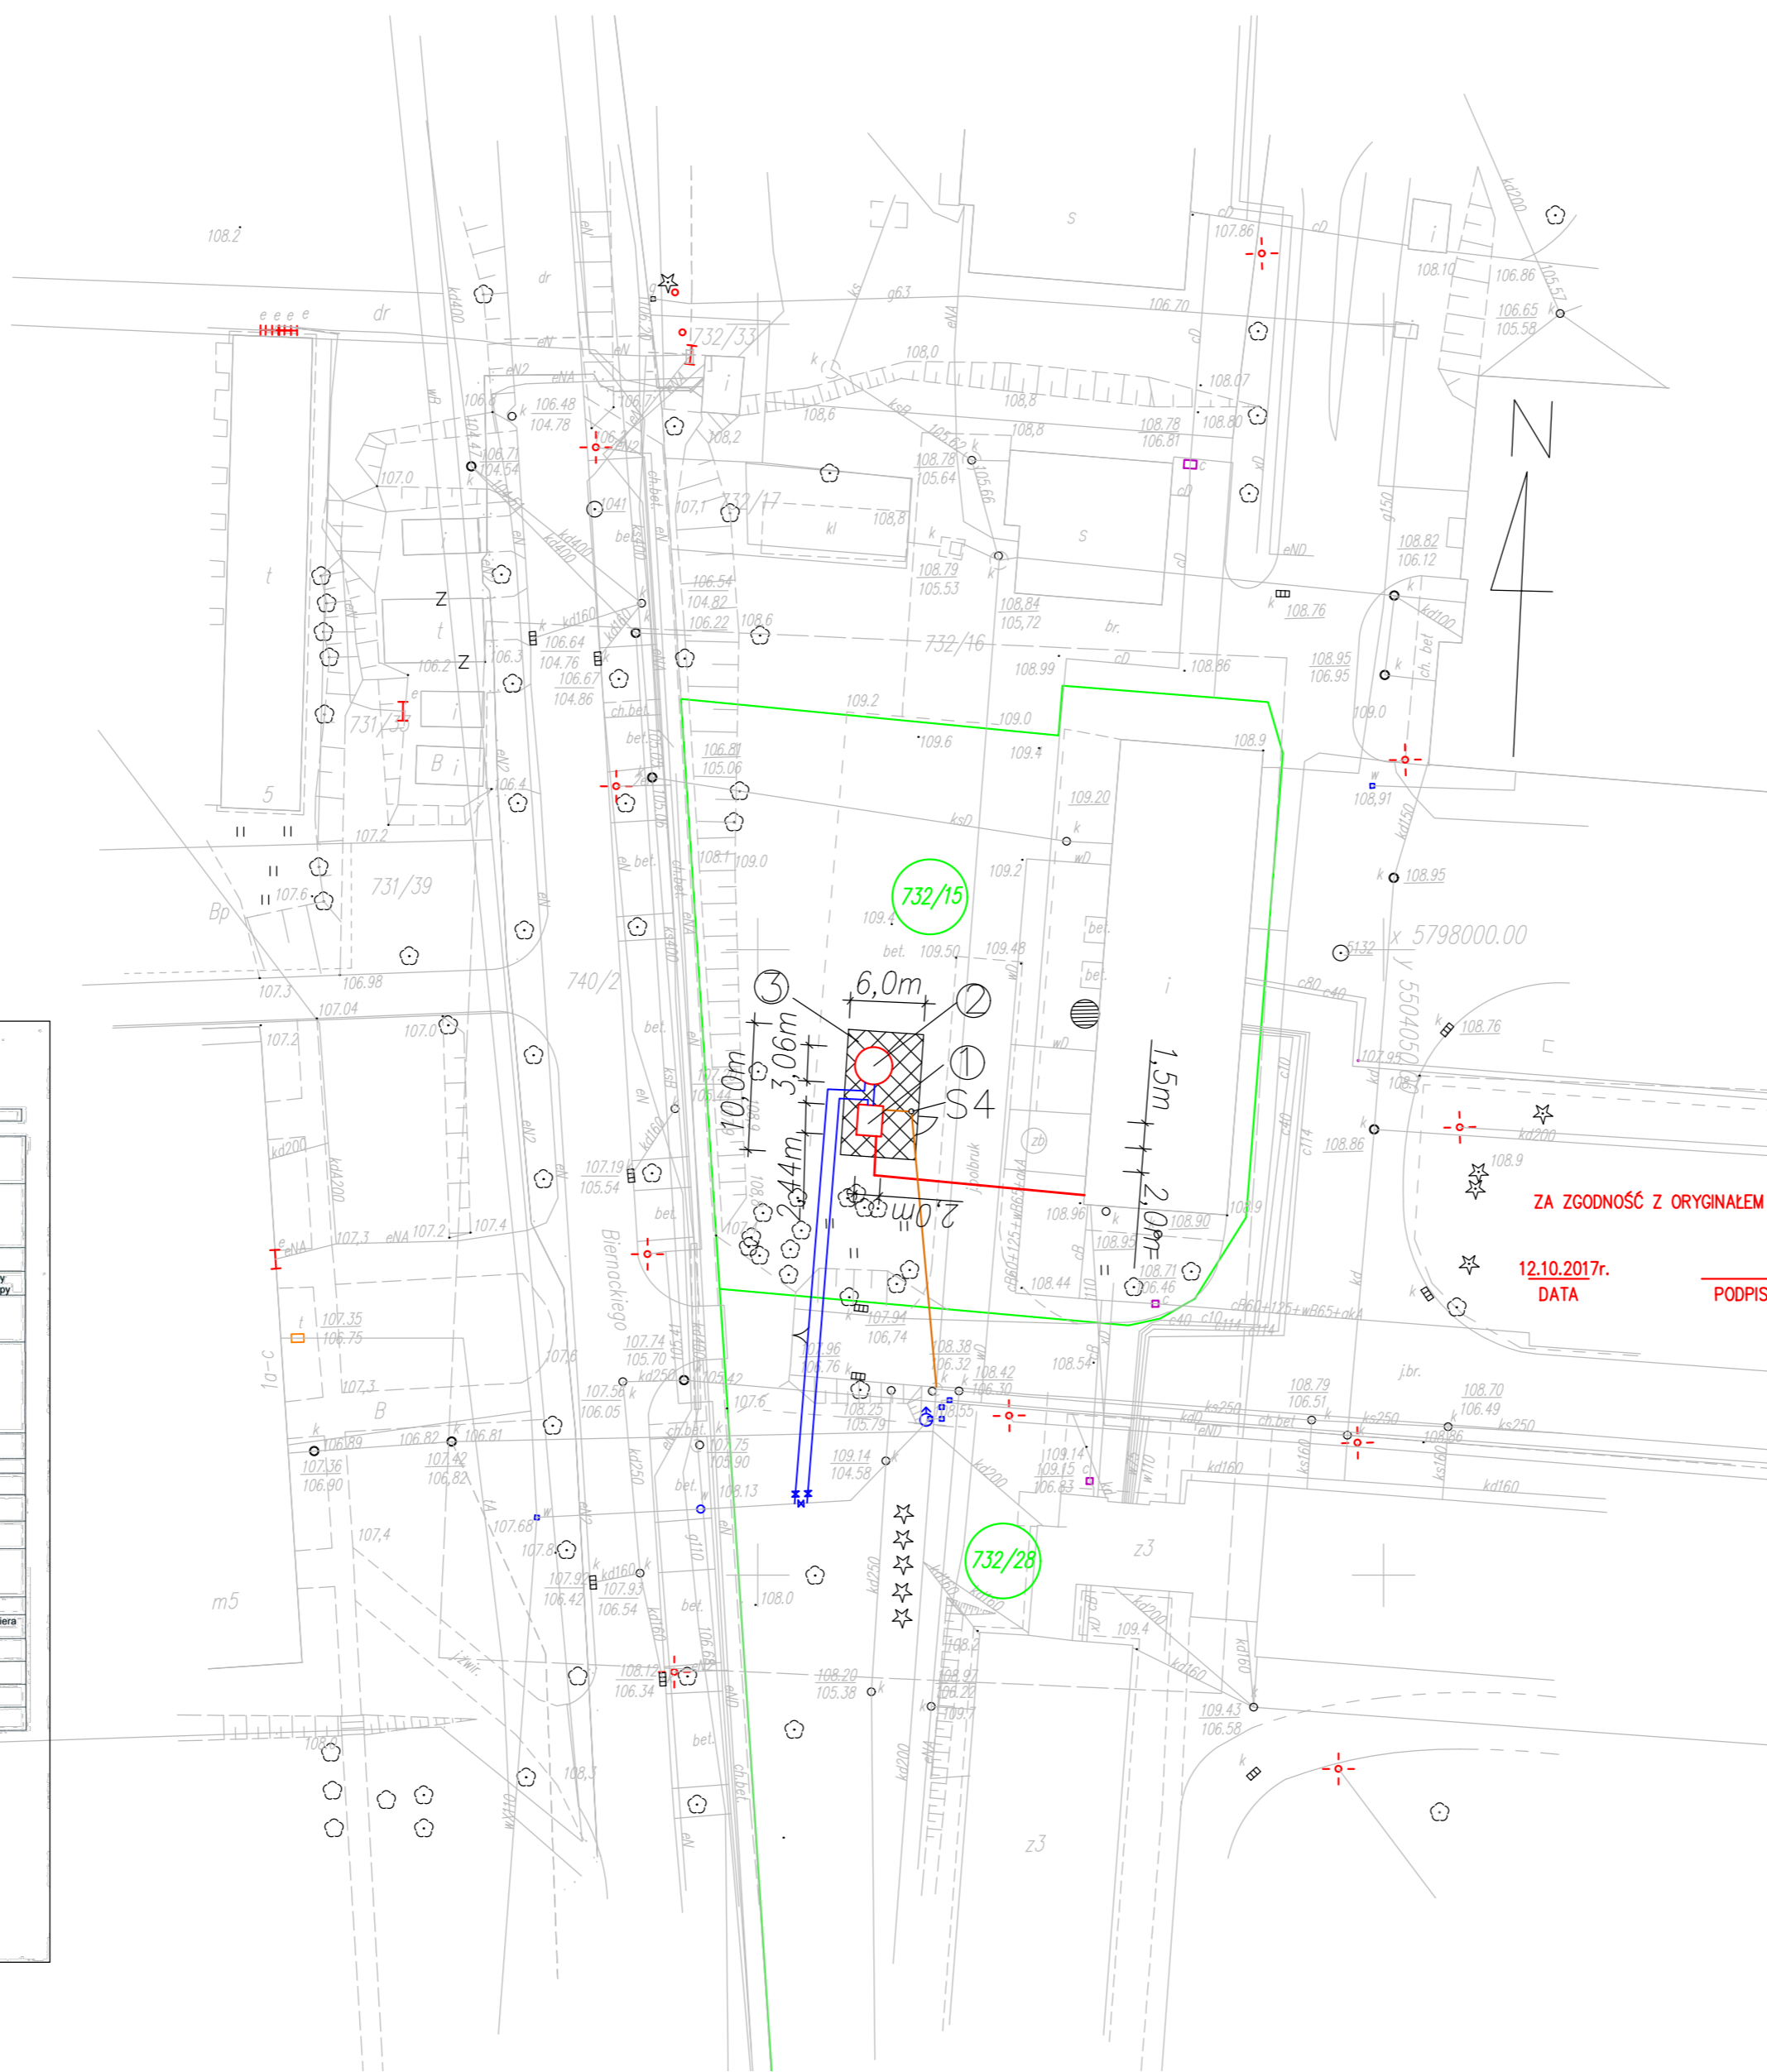

- LEGENDA:**
- ⊙ KONTENEROWA STACJA PODNOSZENIA CIŚNIENIA
 - ⊙ STALOWY ZBIORNIK WODY CZYSTEJ O POJ 23m³
 - TEREN UTWARDZONY KOSTKĄ BRUKOWĄ
 - TRASA SIECI WODOCIĄGOWEJ Ø90PE
 - PRZYŁĄCZE KANALIZACJI SANITARNEJ Ø160PVC
 - ⊕ GRANICA/NR DZIAŁEK
 - KABEL 0,4KV, ZASILANIE W ENERGIĘ ELEKTRYCZNĄ
 - SA SKRZYNIKA DO AUTOMATYKI ZBIORNIKA
 - ZKP SKRZYNIKA ZŁĄCZA KABLOWO - POMIAROWEGO

EKO-INSTAL PRACOWNIA PROJEKTOWA	
EKO-INSTAL Harasimowicz i Wspólnicy Sp.J. tel. 95 717 10 70 fax. 95 717 23 20 ul.Kazimierza Wielkiego 61, 66-400 Gorzów Wlkp. NIP 5961646792 REGON 080009361 email : biuro@eko-instal.biz www.eko-instal.biz	
OBIEKT	UREGULOWANIE GOSPODARKI WODNO-ŚCIEKOWEJ LSSP-K Sp. z o.o.
NAZWA OPRACOWANIA	PROJEKT BUDOWLANY ROZBUDOWY WEWNĘTRZNYCH SIECI WODOCIĄGOWYCH ROZDZIELCZYCH, BUDOWY DWÓCH ZBIORNIKÓW RETENCYJNYCH WODY CZYSTEJ ORAZ BUDOWY DWÓCH KONTENEROWYCH STACJI PODNOSZENIA CIŚ. NA DZIAŁKACH NR 732/15, 732/28, 69/14 OBRĘB TORZYM KATEGORIA OBIEKTU XXVI I VIII
INWESTOR	Lubuski Szpital Specjalistyczny Pulmonologiczno-Kardiologiczny Sp. z o.o. ul. Wojska Polskiego 52, 66-235 Torzym
BRANŻA	KONSTRUKCYJNO - BUDOWLANA
PROJEKTANT	mgr inż. Ryszard Kamtonik Upr. projekt. w specjaln. konstrukcyjno-budowlanej nr 108/87/Gw
SPRAWDZIŁ	inż. Marek Sembratowicz Upr. projekt. w specjaln. konstrukcyjno-budowlanej nr LBS/POOK/0074/06
BRANŻA	SANITARNA
PROJEKTANT	mgr inż. Elwira Kramm Upr. projekt. w specjaln. instalac. w zakresie sieci, inst. i urządzeń gaz., wodoc. i kanalizac. nr LUKG/0034/POOS/03
SPRAWDZIŁ	mgr inż. Waldemar Harasimowicz Upr. projekt. w specjaln. instalac. w zakresie sieci, inst. i urządzeń gaz., wodoc. i kanalizac. nr LUKG/0010/POOS/05
BRANŻA	ELEKTRYCZNA
PROJEKTANT	mgr inż. Zenon Cybula Upr. projekt. w specjaln. instalac. w zakresie sieci, inst. i urządzeń elektrycznych nr LUKG/0003/POOE/05
SPRAWDZIŁ	mgr inż. Jacek Sawicki Upr. projekt. w specjaln. instalac. w zakresie sieci, inst. i urządzeń elektrycznych nr LUKG/0005/POOE/05
PROJEKT ZAGOSPODAROWANIA TERENU	
DATA	12.10.2017
SKALA	1:500
RYS.NR	2